



Zestawienie powierzchni parteru		
L.p.	Pomieszczenie	Powierzchnia
0.01	Komunikacja	155,92
0.02	Kl. Schodowa	13,15
0.03	Sala widowiskowa	311,75
	Sum	480,82

- LEGENDA:**
- puszka o 80mm IP20
 - puszka instalacyjna IP45
 - łącznik pojedynczy dzwonekowy n/t IP45
 - łącznik pojedynczy p/t IP20
 - łącznik podwójny p/t IP20
 - łącznik schodowy p/t IP20
 - łącznik krzyżowy p/t IP20
 - łącznik pojedynczy n/t IP45
 - łącznik podwójny n/t IP45
 - łącznik schodowy n/t IP45
 - łącznik krzyżowy n/t IP45
 - ⊔ dzwonek 230V
 - ⊔ oprawa led 33W IP65
 - miejsce podł. wentyl. 230V
 - plafoniera led 60W, IP20
 - ⊔ oświetlenie przeszklone - pasek diód LED 230/12V, instalowane w korytach aluminiowych
 - przewód YDYżo 2x1,5mm2
 - przewód YDYżo 3x1,5mm2
 - przewód YDYżo 4x1,5mm2
 - przewód YDYżo 5x1,5mm2
 - ⊔ łącznik samopowrotny z nadajnikiem radiowym FM
 - ⊔ IR

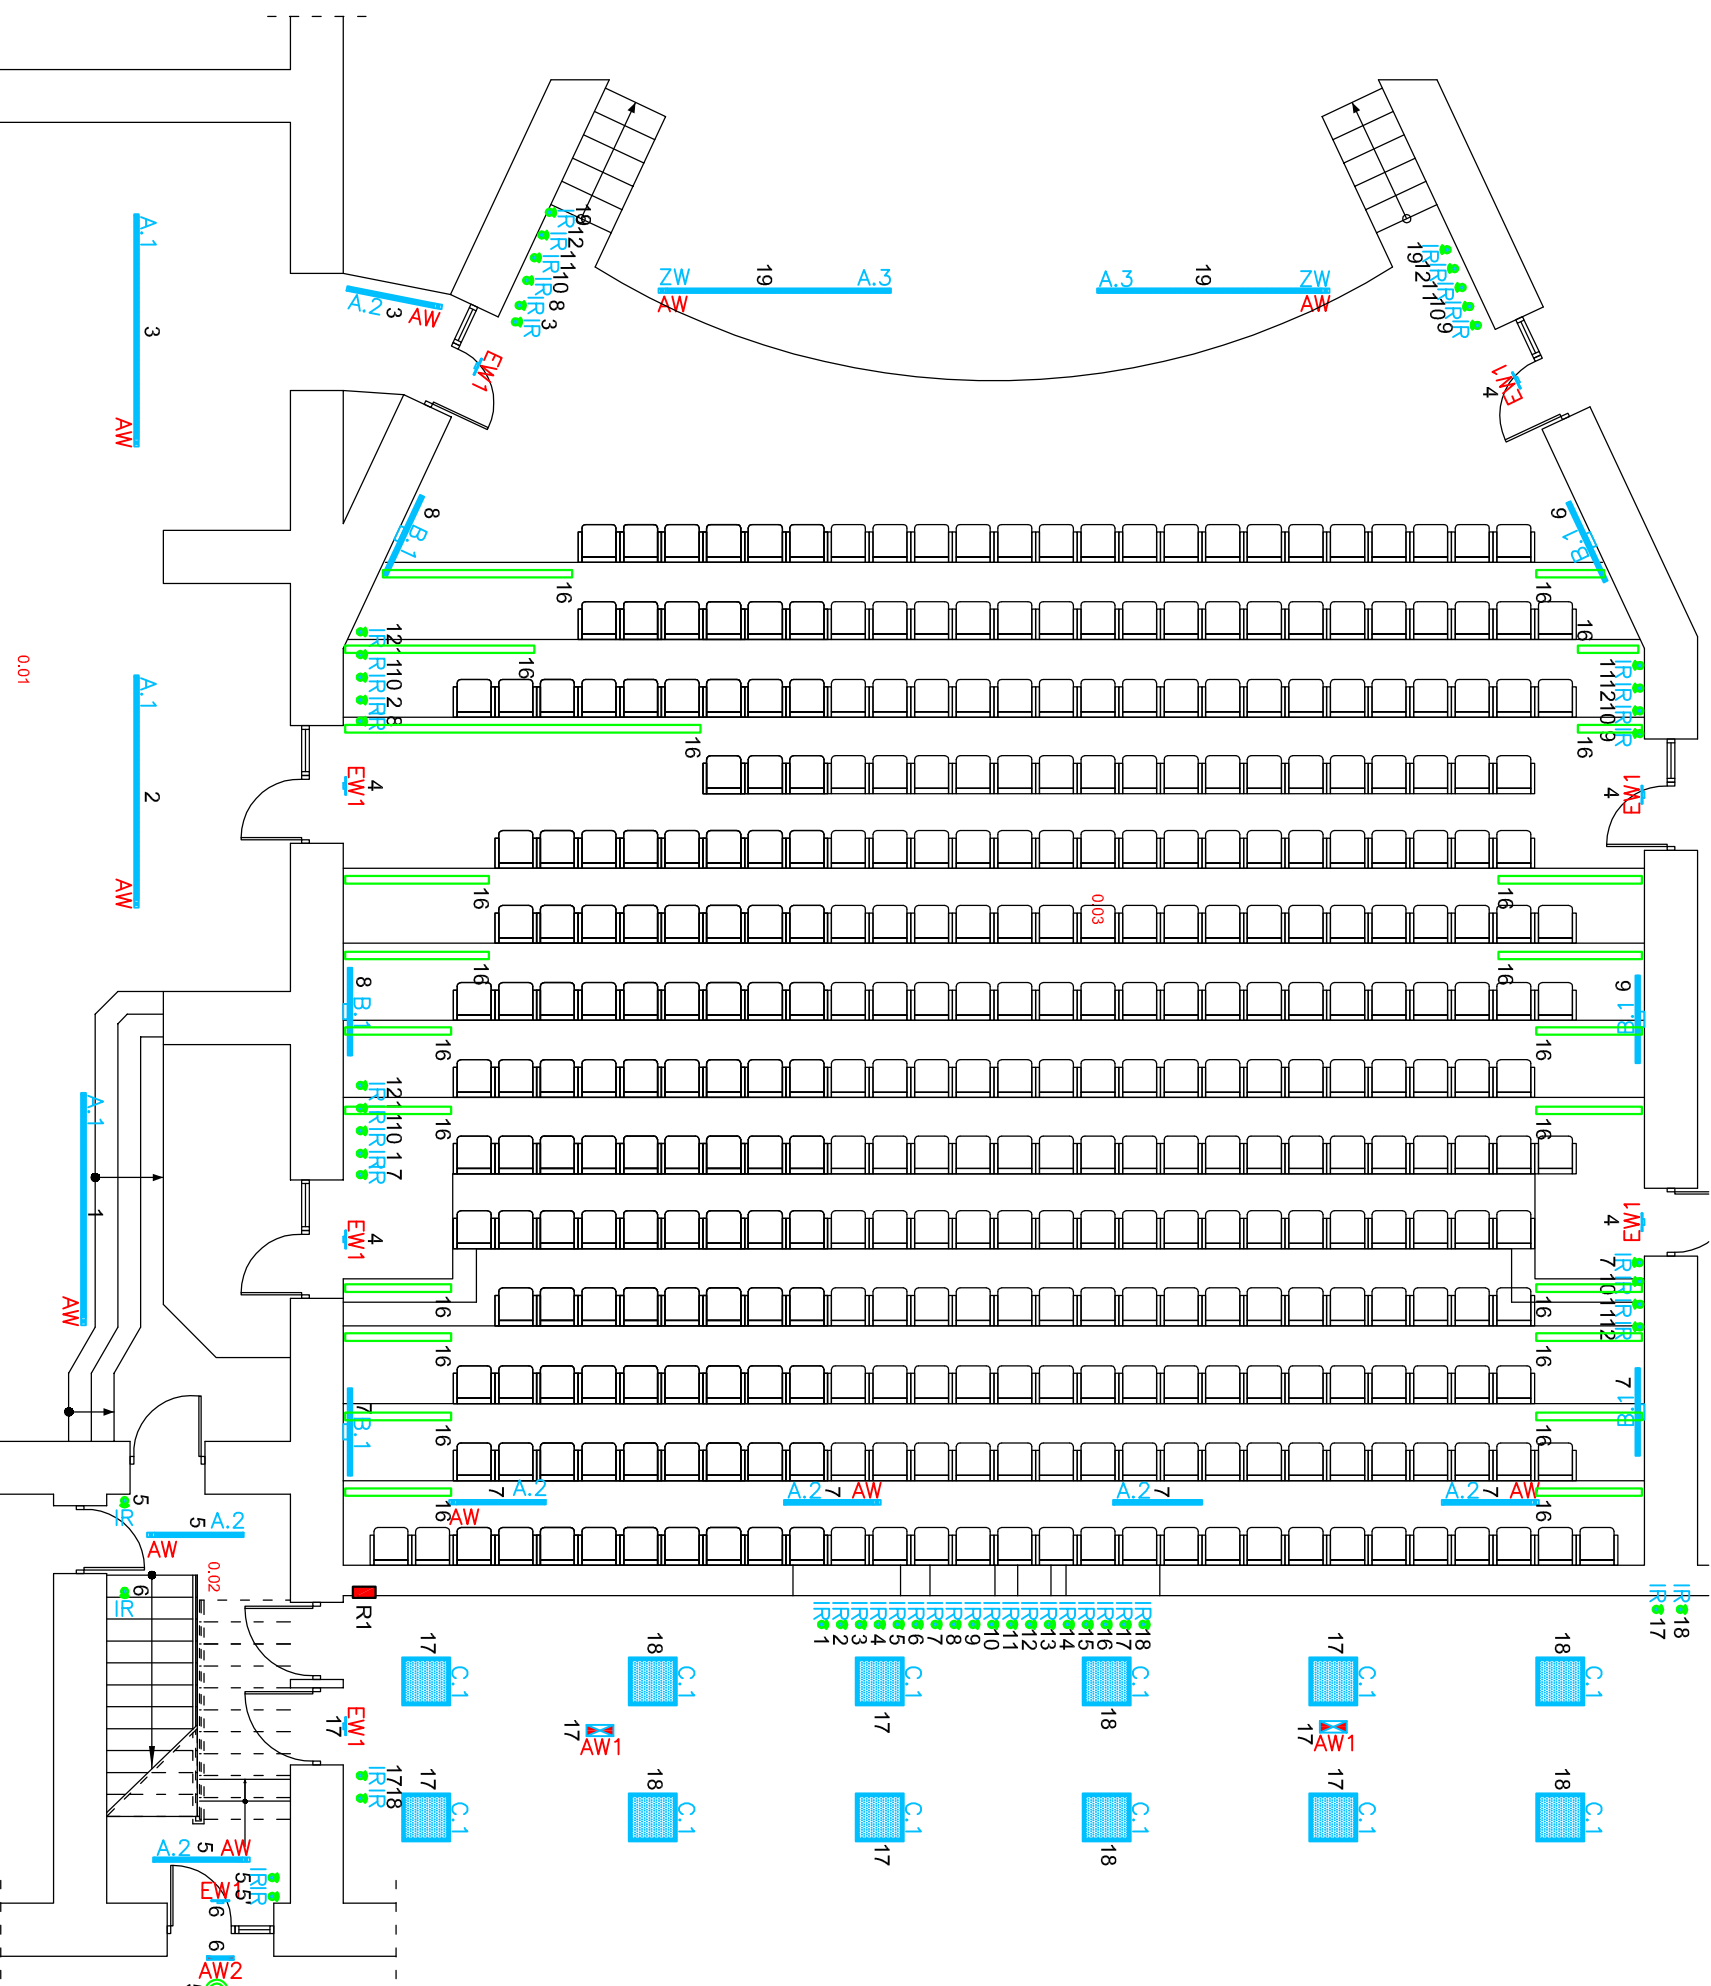

Temat inwestycji:		Projekt nowej przestrzeni dla kultury — etap II. MODERNIZACJA SALI WIDOWISKOWEJ MDK w RADOWSKU		
Adres inwestycji:		dz. nr ew. 5/2, obręb 0026 Radomsko, jed. ewid. 101201_1 m. Radomsko		
Inwestor i adres:		Urząd Miasta Radomska ul. Tysiąclecia 5 97-500 Radomsko		Nr rys.: E - 2
Rysunek:		Rzut parteru - instalacja elektr. oświetlenia.		Skala: 1:100
Projektant:		mgr inż. Michał Jaworski		Data: VI.2021
Sprawdzający:		mgr inż. Tomasz Włodarczyk		Branża: E
				Etap: PT
				Format: 297x420
				Podpis:
				Nr uprawnień: LOD/1692/PW/OE/12
				Podpis:
				Nr uprawnień: LOD/1242/PO/OE/09
				Podpis: