


Zestawienie powierzchni piętra		
L.p.	Pomieszczenie	Powierzchnia
1.01	Kl. Schodowa	13,15
1.02	Korytarz	3,83
1.03	Balkon	119,13
1.04	Korytarz	1,85
	Suma	137,96

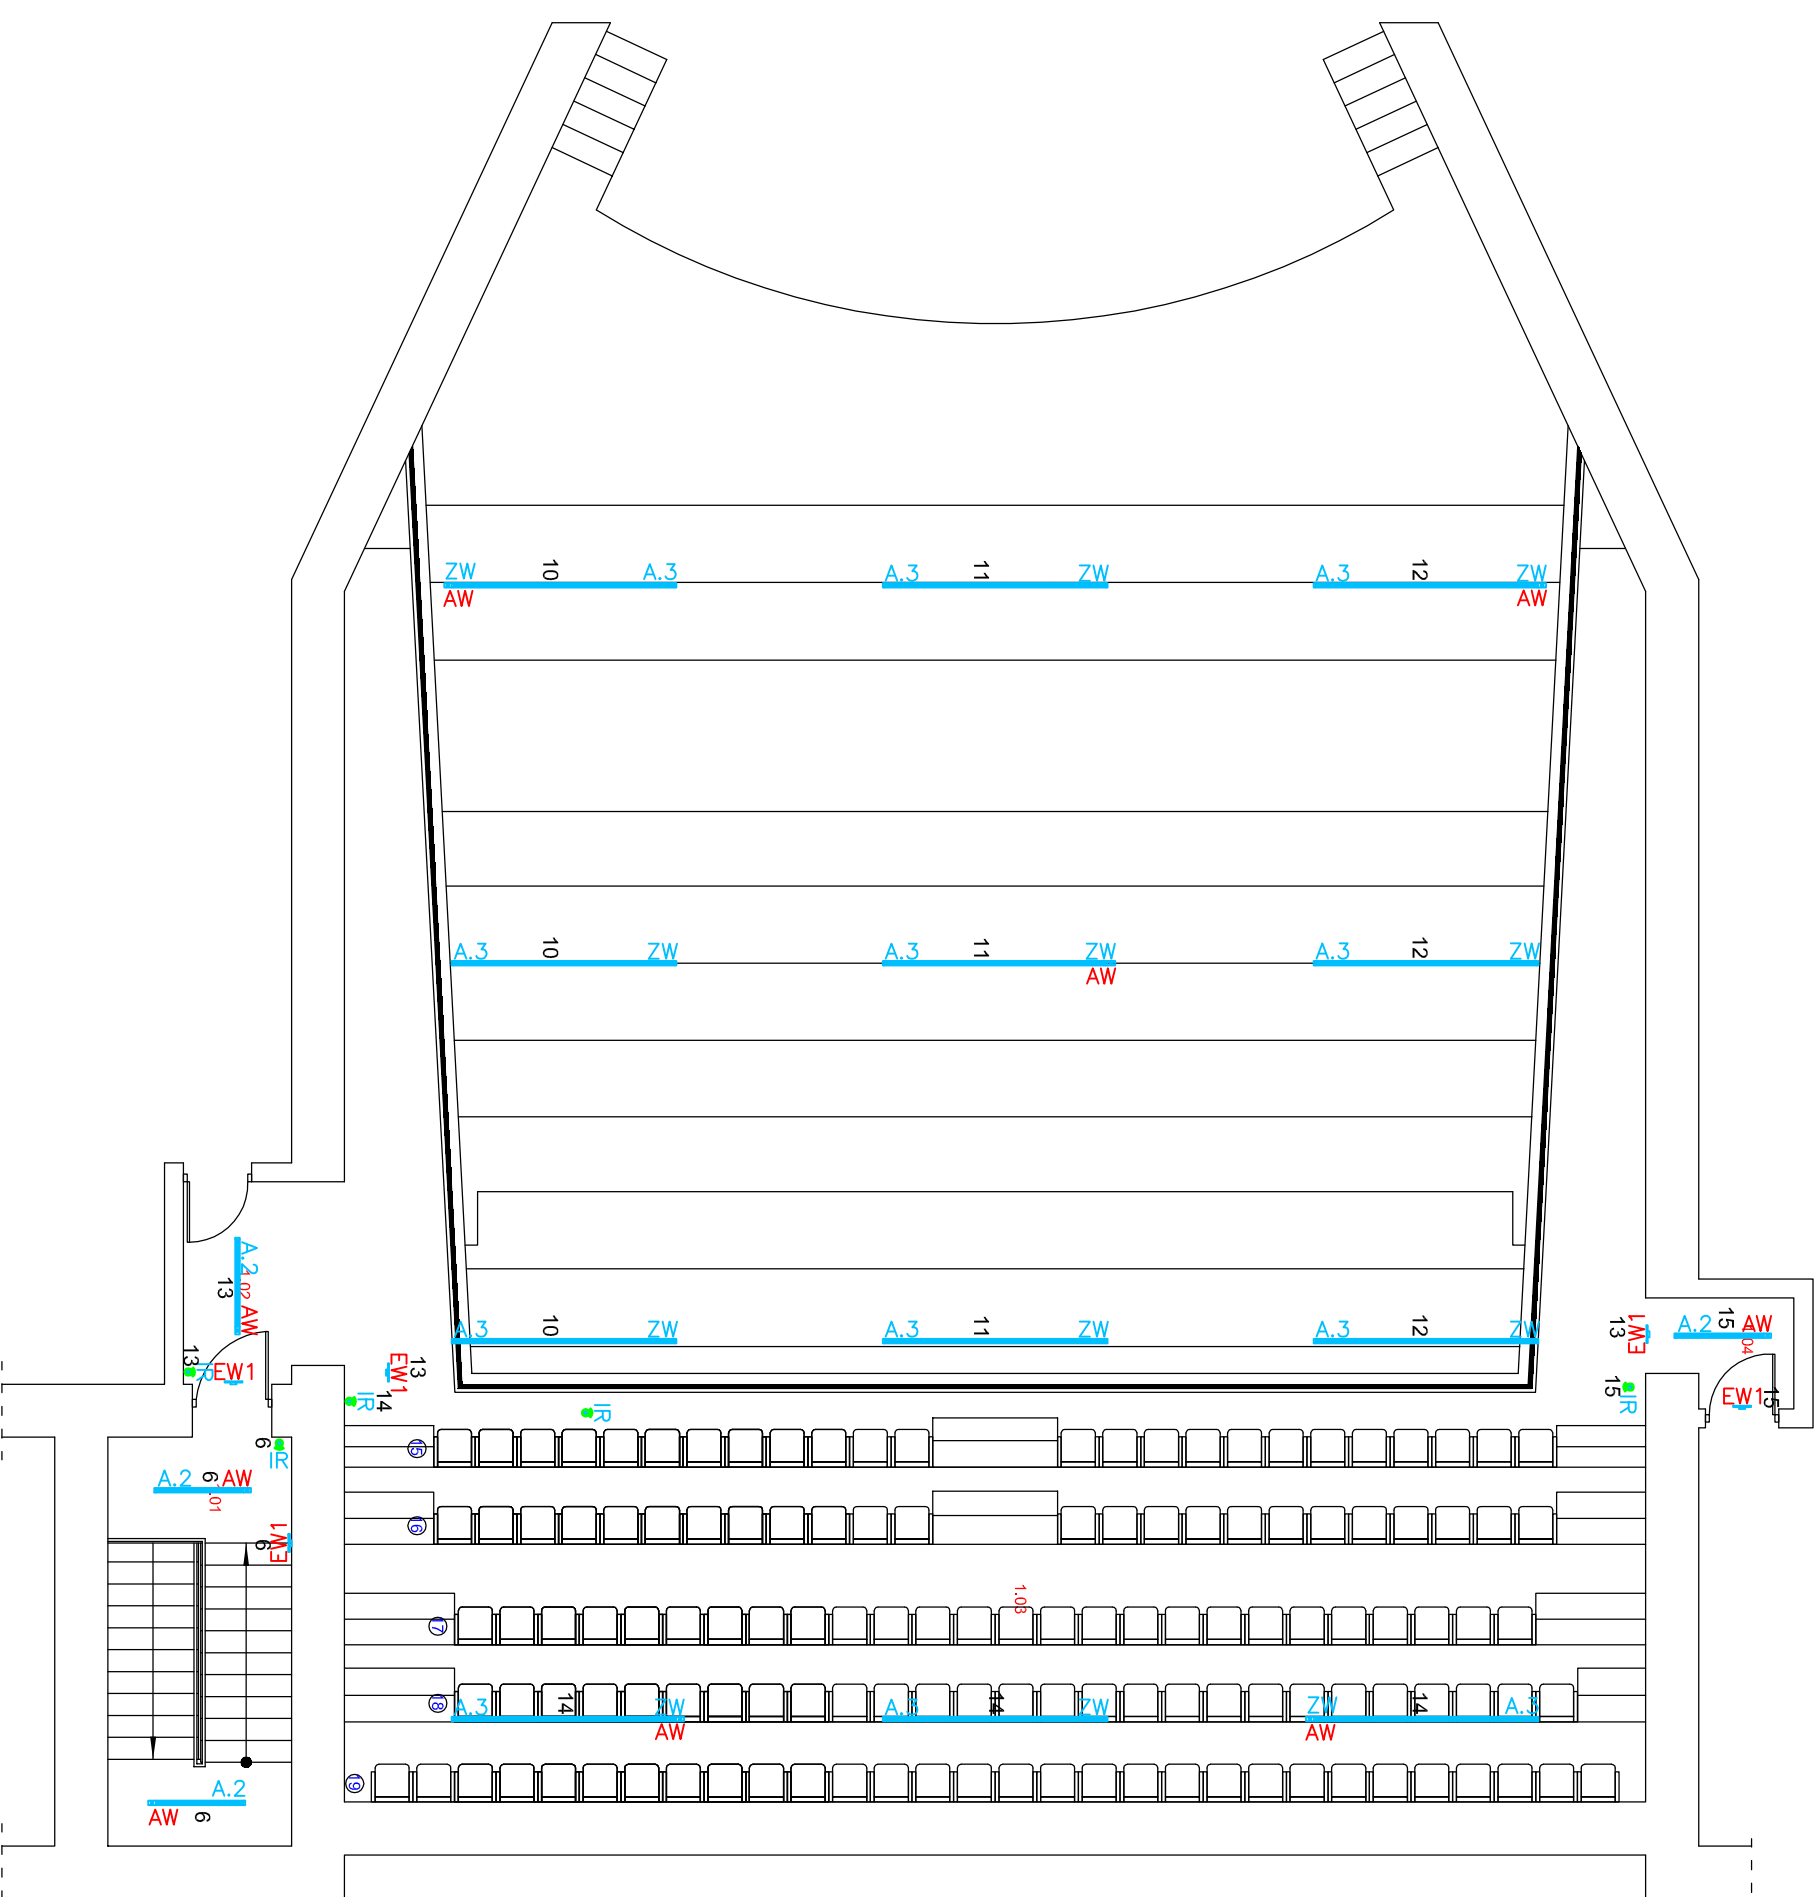

LEGENDA:

- puszka o 80mm IP20
- puszka instalacyjna IP45
- łącznik pojedynczy dzwonekowy n/t IP45
- łącznik pojedynczy p/t IP20
- łącznik podwójny p/t IP20
- łącznik schodowy p/t IP20
- łącznik krzyżowy p/t IP20
- łącznik pojedynczy n/t IP45
- łącznik podwójny n/t IP45
- łącznik schodowy n/t IP45
- łącznik krzyżowy n/t IP45
- ⊕ dzwonek 230V
- ⊕ oprawa led 33W IP65
- ⊕ miejsce podł. wentyl. 230V
- ⊕ plafoniera led 60W, IP20
- ⊕ oświetlenie przeszklone - pasek diód LED 230/12V, instalowane w korytach aluminiowych
- ⊕ przewód YDYżo 3x1,5mm²
- ⊕ przewód YDYżo 4x1,5mm²
- ⊕ łącznik samopowrotny z nadajnikiem radiowym FM

Temat inwestycji:	Projekt nowej przestrzeni dla kultury — etap II. MODERNIZACJA SALI WIDOWSKOWEJ MDK w RADOMSKU		
Adres inwestycji:	dz. nr ew. 5/2, obręb 0026 Radomsko, jed. ewid. 101201_1 m. Radomsko		
Investor i adres:	Urząd Miasta Radomska ul. Tysiąclecia 5 97-500 Radomsko	Nr rys. E - 3	Skala: 1:100
Rysunek:	Rzut piętra - instalacja elektr. oświetlenia.	Branża: E	Etap: PT
Projektant:	mgr inż. Michał Jaworski	Nr uprawnień: LOD/1692/PW/OE/12	Format: 297x420
Sprawdzający:	mgr inż. Tomasz Włodarczyk	Nr uprawnień: LOD/1242/PO/OE/09	Podpis:



Data:
VI.2021